



Schnitt A-A

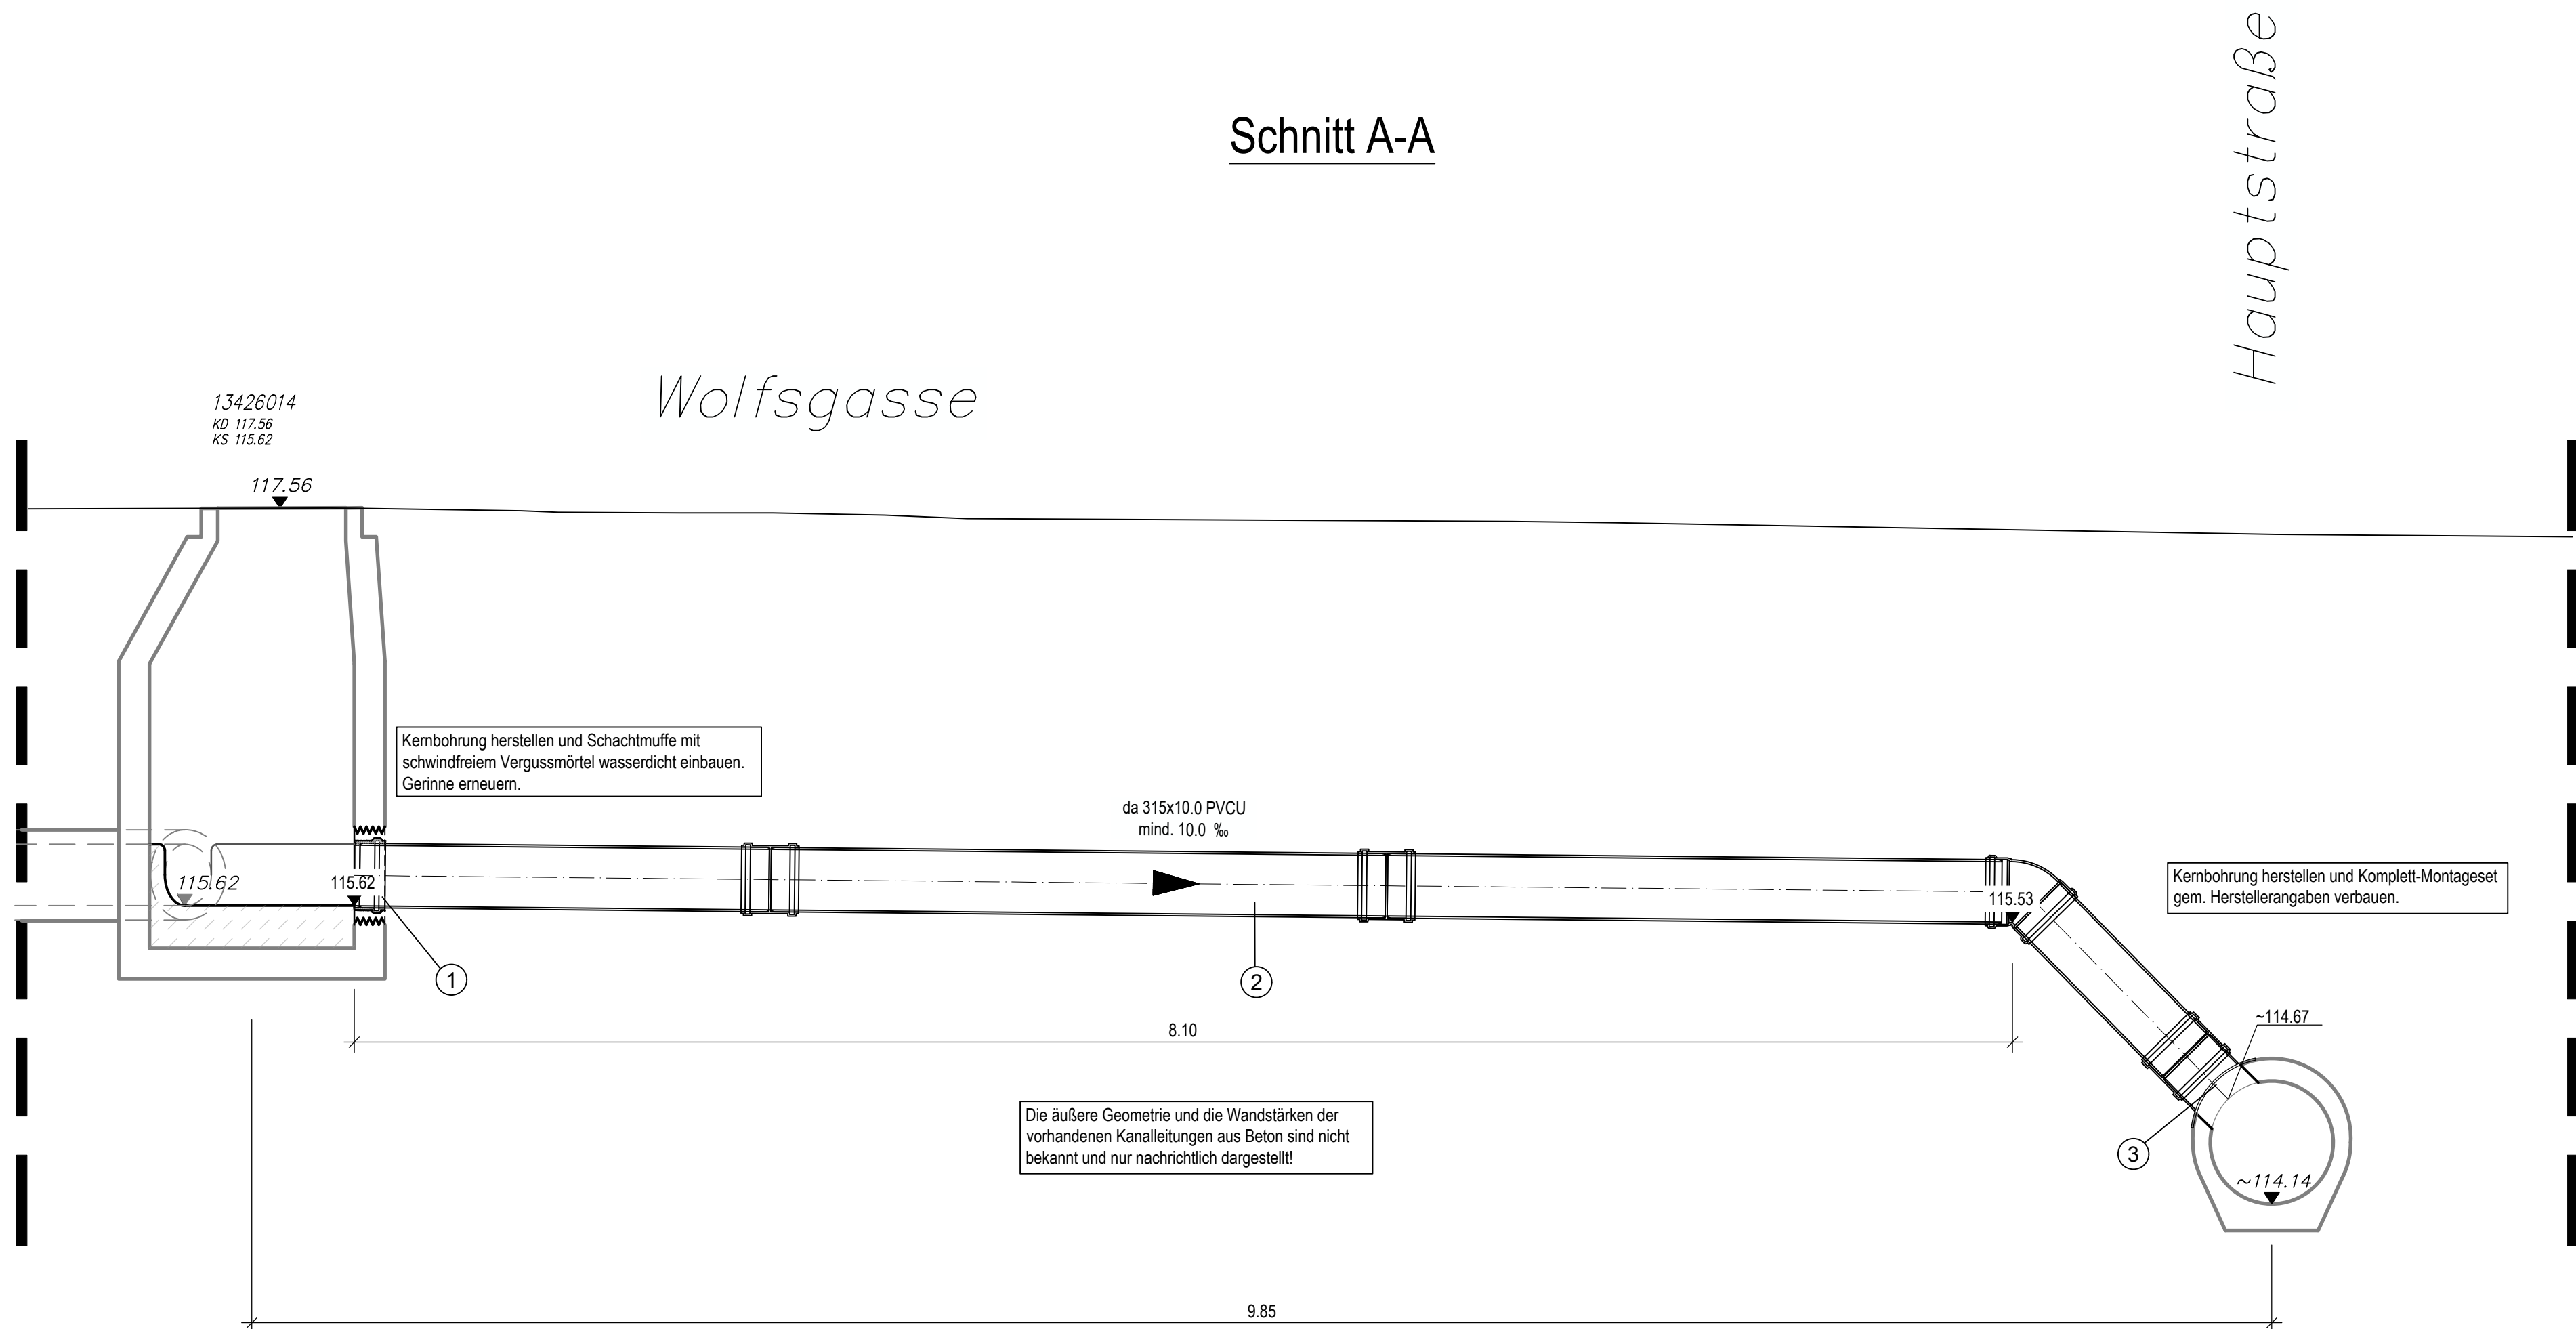

Grundriss

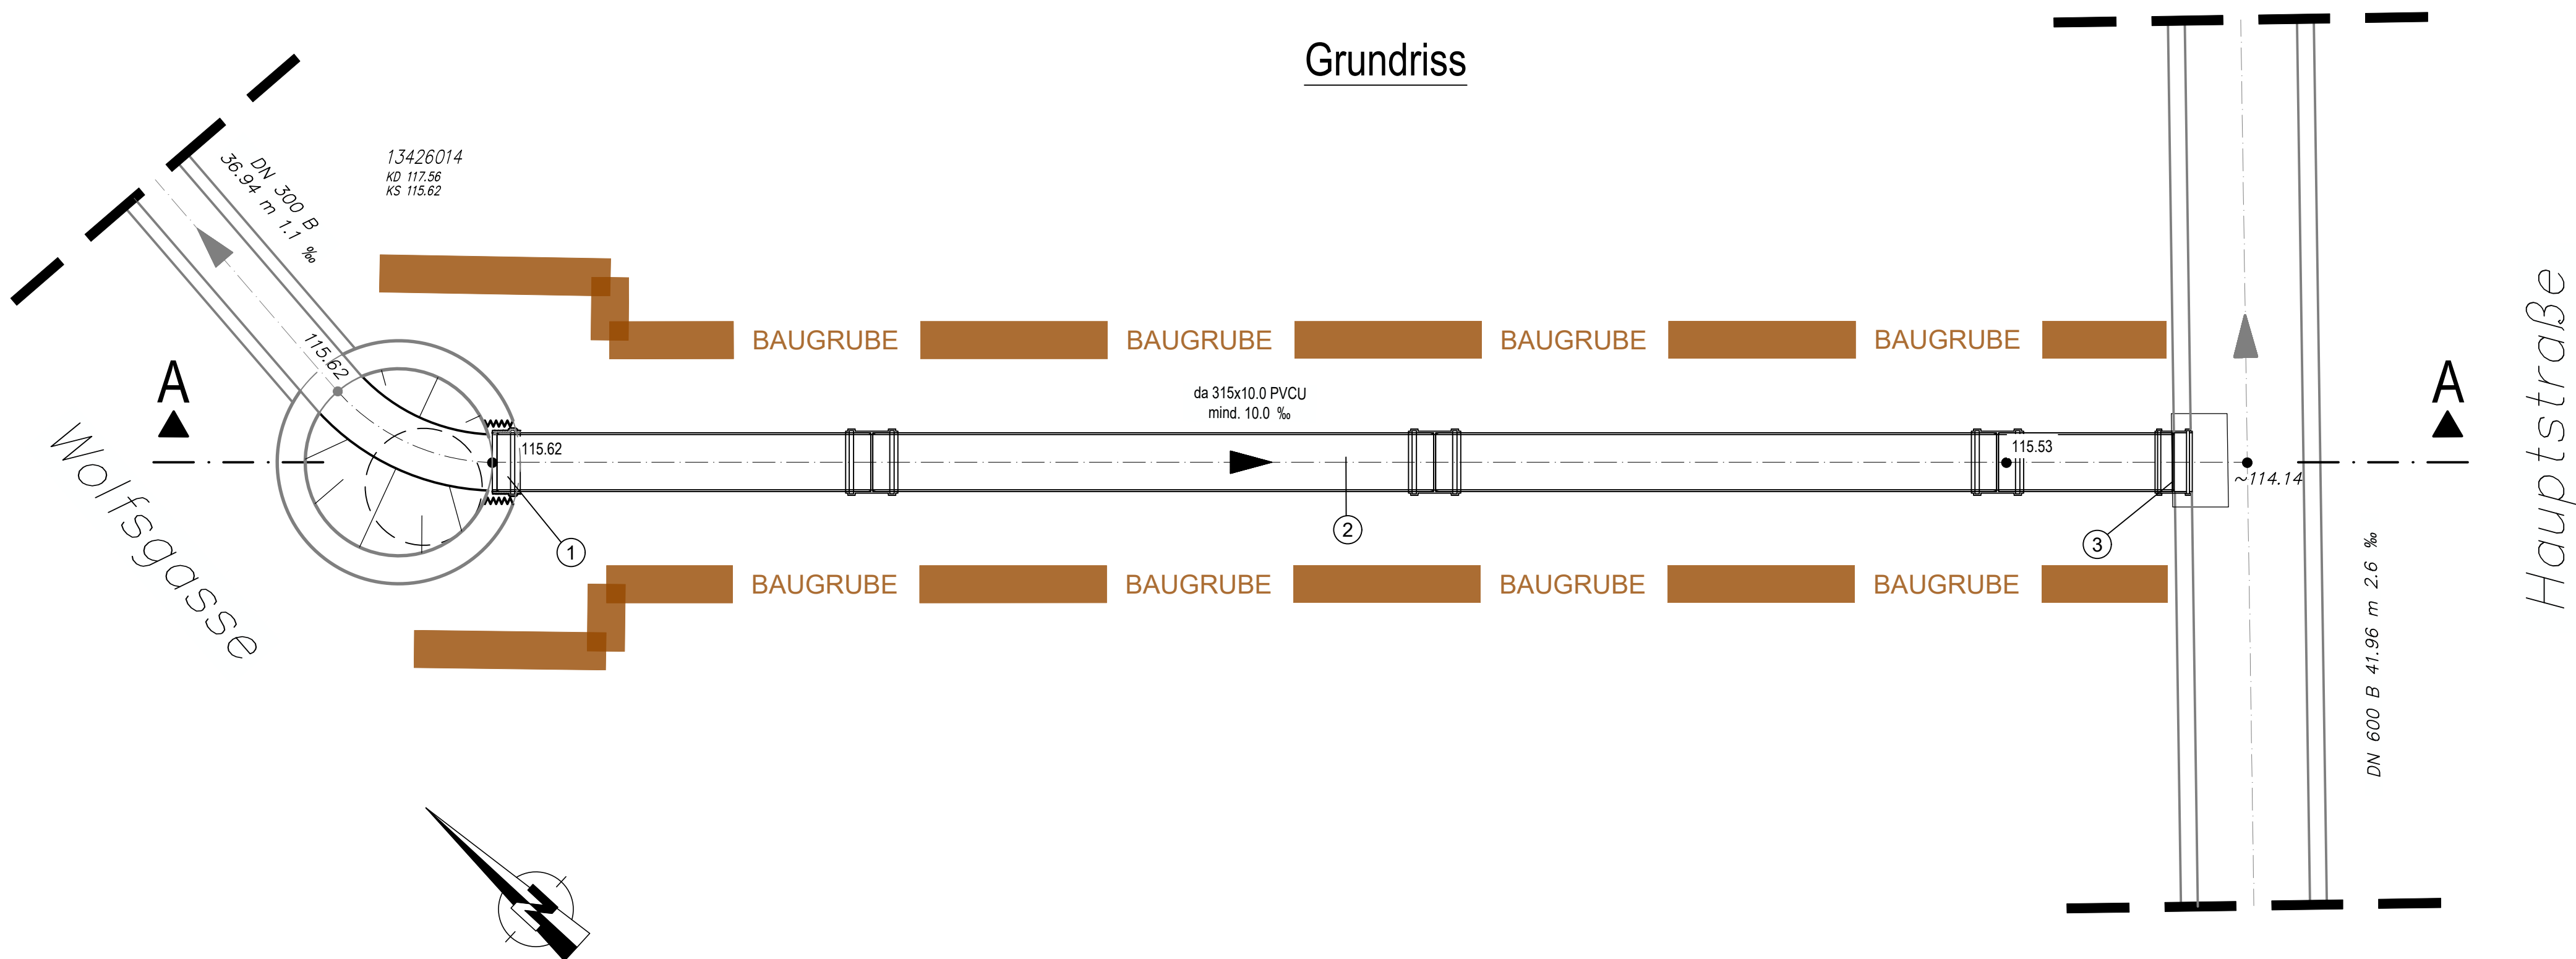

Materialliste

1	Schachtmuffe für den Einbau in Fertigteilschächte oder Ortbetonschächte
2	Kunststoffrohr da 315x10.0 PVCU
3	Komplett-Montageset DN/OD 315 für DN 600 B

NUR ZUR KALKULATION

Nr.: Ä = Änderung, E = Ergänzung Gezeichnet: Bearbeitet: Datum:

Auftraggeber:



Stadt
Baesweiler
Mariastraße 2
52499 Baesweiler

Planungsbüro:



Ingenieuresellschaft
Quadriga mbH
Monnetstraße 24
52148 Würselen
Tel.: 0 24 05 / 8 02 90-0
Fax: 0 24 05 / 8 02 90-29
e-mail: info@iq-mbh.de
www.iq-mbh.de

Freianlagen • Straßen • Wegeplanung • Kanalisations-, Entwässerungsplanung
Bauleitung und Bauberechnung • SdG-Koordination • Baugrundgutachten
Hydrogeologische Gutachten • Altlastengutachten • Gefährdungsabschätzungen

Projekt: **Hydraulische Kanalsanierung in der Wolfsgasse in Baesweiler-Setterich**

Planart: **Detailplan Entlastungsleitung** Planungsstand: **Ausführungsplanung Kanalbau**

Projekt-Nr.: 2024-02-20	Blatt-Nr.: BSW-K-A-DP03	Maßstab: 1 : 25
Datum: 13. Juli 2026	Bearbeitet: M. Gustowski	Gezeichnet: M. Gustowski
Format: 594 x 780 mm	Dateiname: BSW-K-A-D.dwg	